


RZUT PARTERU SKALA 1:50-INSTALACJA WODNO-KANALIZACYJNA

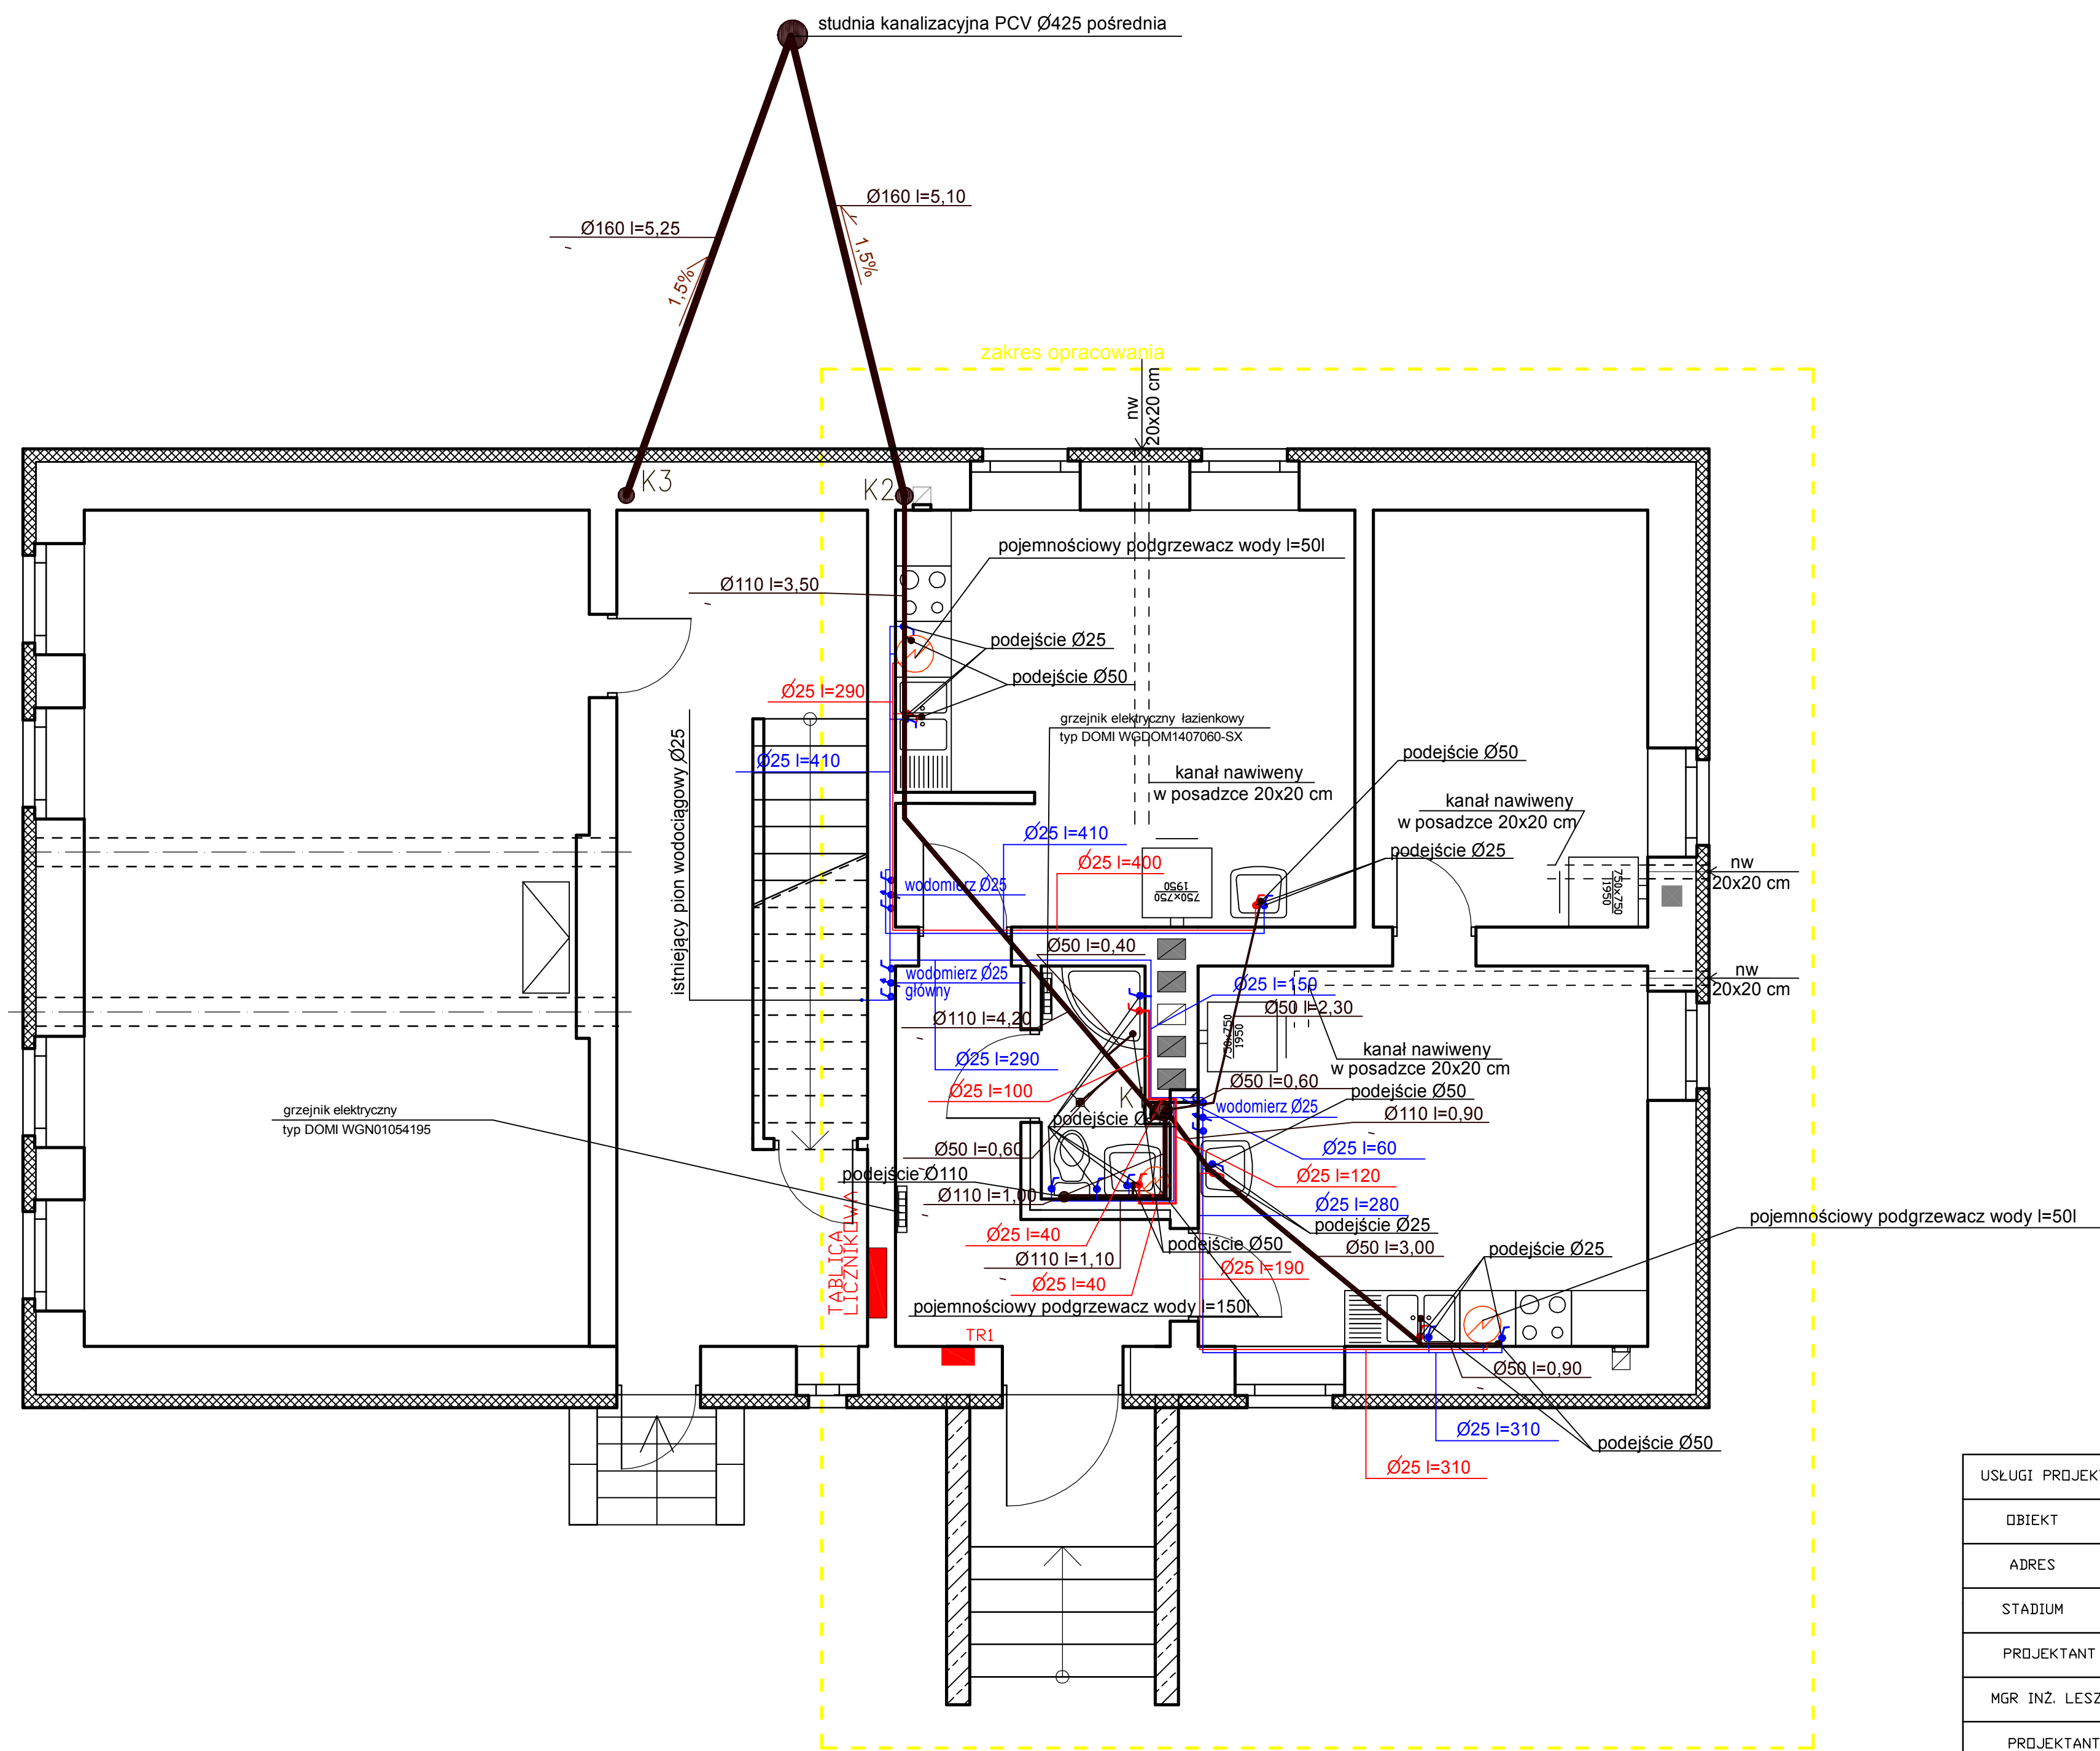

- spadki rur PCV kanalizacyjne spadek od 1,5% do 2%
- przewody wody zimnej+izolacja przeciwwilgociowa
 - przewody wody ciepłej+izolacja cieplna
 - kanalizacja sanitarna
 - przewód pionowy kanalizacji sanitarnej

USŁUGI PROJEKTOWO-DORADCZE, ZARZĄDZANIE NIERUCHOMOŚCIAMI LESZEK ZAJKOWSKI			
OBIEKT	BUDYNEK MIESZKALNY WIELORODZINNY		
ADRES	M. KIERZKI DZIAŁKA O NR GEOD. 55/6, GMINA BANIE MAZURSKIE		
STADIUM	PROJEKT SANITARNY PRZEBUDOWY I ZMIANY SPOSOBU UŻYTKOWANIA		
PROJEKTANT PRZEWADZĄCY	SPECJALNOŚĆ	NR UPR.	PODPIS
MGR INŻ. LESZEK ZAJKOWSKI	KONSTRUKCJA	SUW-51/98	
PROJEKTANT SANITARNY	SPECJALNOŚĆ	NR UPR.	PODPIS
ANDRZEJ MŁYNARCZYK	SANITARNA	SUW-32/91	
ASYSTENT PROJEKTANTA	SPECJALNOŚĆ	NR UPR.	PODPIS
MGR INŻ. LESZEK ZAJKOWSKI	KONSTRUKCJA	SUW-51/98	